

# MAPA DO CELÓW PROJEKTOWYCH

Skala 1:500

woj. świętokrzyskie  
pow. starachowicki  
jed. ewid. 261102.2 Brody  
obr. 261102.2.0013 Rudnik  
ul. Ostrowicka  
działka 134, 135

Granice działek zgodne z ewidencją gruntów  
Zaktualizowana w granicach lokalizacji dn. 17-03-2016

zgr. pręcy nr : GK 6642.337.2016  
układ współrzędnych PVI/G. „2000”  
układ wysokości: Koszarzad 60


Wykonanie niniejszej mapy nie było poprzedzone uwzględnieniem dotychczasowych ewidencji nieruchomości gruntowych, obciążających Słupę w zakresie opracowania.

GEODETA  
MGR inż. Stanisław Raczyński  
ul. Sienkiewicza 27-280 ST. STARACHOWICE  
NIP 604-191-08-45 KRS 000028910285

USŁUGI GEODEZYJNE  
MGR inż. Ewelina Hankec  
ul. Sienkiewicza 27-280 ST. STARACHOWICE  
NIP 604-191-08-45 KRS 000028910285

STAROSTA STARACHOWICKI  
mgr inż. Stanisław Raczyński  
ul. Sienkiewicza 27-280 ST. STARACHOWICE  
NIP 604-191-08-45 KRS 000028910285

## PROJ. ASXS<sub>n</sub> 2x25mm<sup>2</sup> I = 268(290)m

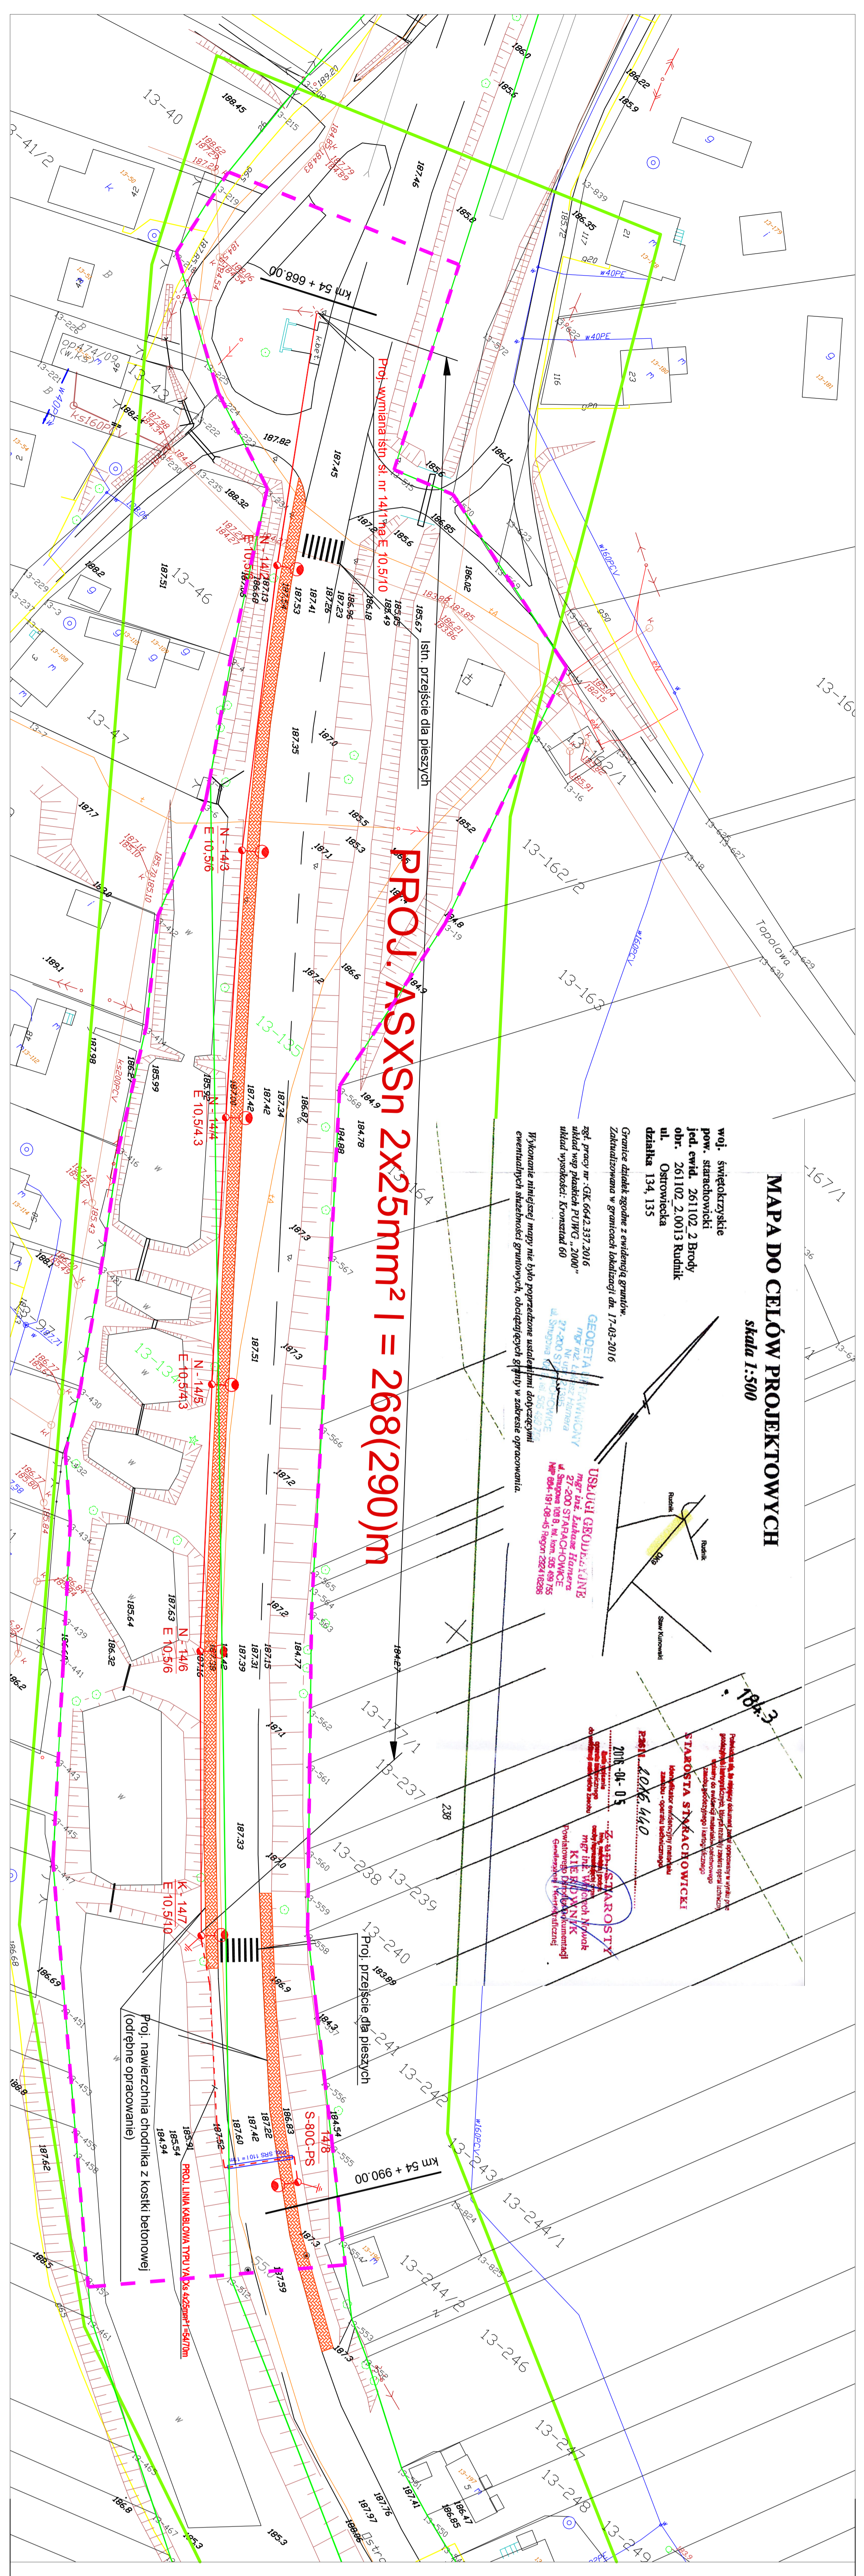

### LEGENDA:

- Słup oświetlenia ulicznego typu EPV 10.5 lub S-80C wraz z oprągą oświetleniową
- Projektowany przewód typu ASXS<sub>n</sub> 2x25mm<sup>2</sup>
- Projektowany kabel typu VAKXs 4x25mm<sup>2</sup>
- Granica opracowania (granica pasa drogowego)
- Granica przedmiotowych działek

Investor:	Urząd Gminy Brody	nr upr.:		podpis:
Projekt:	Budowa oświetlenia ulicznego Drogi Krajowej nr 9 w m. Rudnik	nr upr.:		podpis:
Temat rys.:	Projekt zagospodarowania terenu	nr upr.:		podpis:
projektant:		nr upr.:		podpis:
mgr inż. Stanisław Raczyński		nr upr.:		podpis:
mgr inż. Stanisław Raczyński		nr upr.:		podpis:
branża:	elektrownia	data:	07.2016	skala:
elektryczna	Projekt Budowlany	skala:	1:500	nr rys.:
				E01